

- Legenda branży elektrycznej**
- Istn. lampa sieci napowietrznej do demontażu
 - projektowana lampa ze źródłem LED
 - projektowana linia kablowa zasilania lamp

3- - - - -3 - przekroje normalne

PWK PROJEKTOWANIE I WYKONAWSTWO KOMUNIKACJA tel. kom.: 0696 348-074; 696 666 527 e-mail: tawy@wp.pl 65-077 ŻELONA GÓRA UL. WOJSKA POLSKIEGO 33 pok. 108


PRZEBUDOWA DROGI POWIATOWEJ Nr 1112 G NA ODC. USTKA- PRZEWŁOKA - OBJAZDA W GMINIE USTKA

TYTUŁ: DROGI, ODWODNIENIE, LINIA OŚWIETLENIOWA

PROJEKTANT: b. drogowa	JAN WYRZYŃSKI upraw. nr 128/82ZG	15.03.2017 r.
SPRAWDZIŁ: b. drogowa	mgr inż. ADAM STRZESZYŃSKI upraw. nr LBS/0035/PWOD/12	15.03.2017 r.
PROJEKTANT: b. sanitarna	mgr inż. PAWEŁ WNIŃSKI upraw. nr LBS/0063/POSO/09	15.03.2017 r.
PROJEKTANT: b. elektryczna	mgr inż. WALDEMAR OLCZAK upraw. nr 29/98ZG	15.03.2017 r.
OPRACOWAŁ:	mgr inż. Tadeusz Wyryński	15.03.2017 r.

TYTUŁ RYS.: **PROJEKT ZAGOSPODAROWANIA TERENU** **rys. 1.5**

SKALA: 1:500

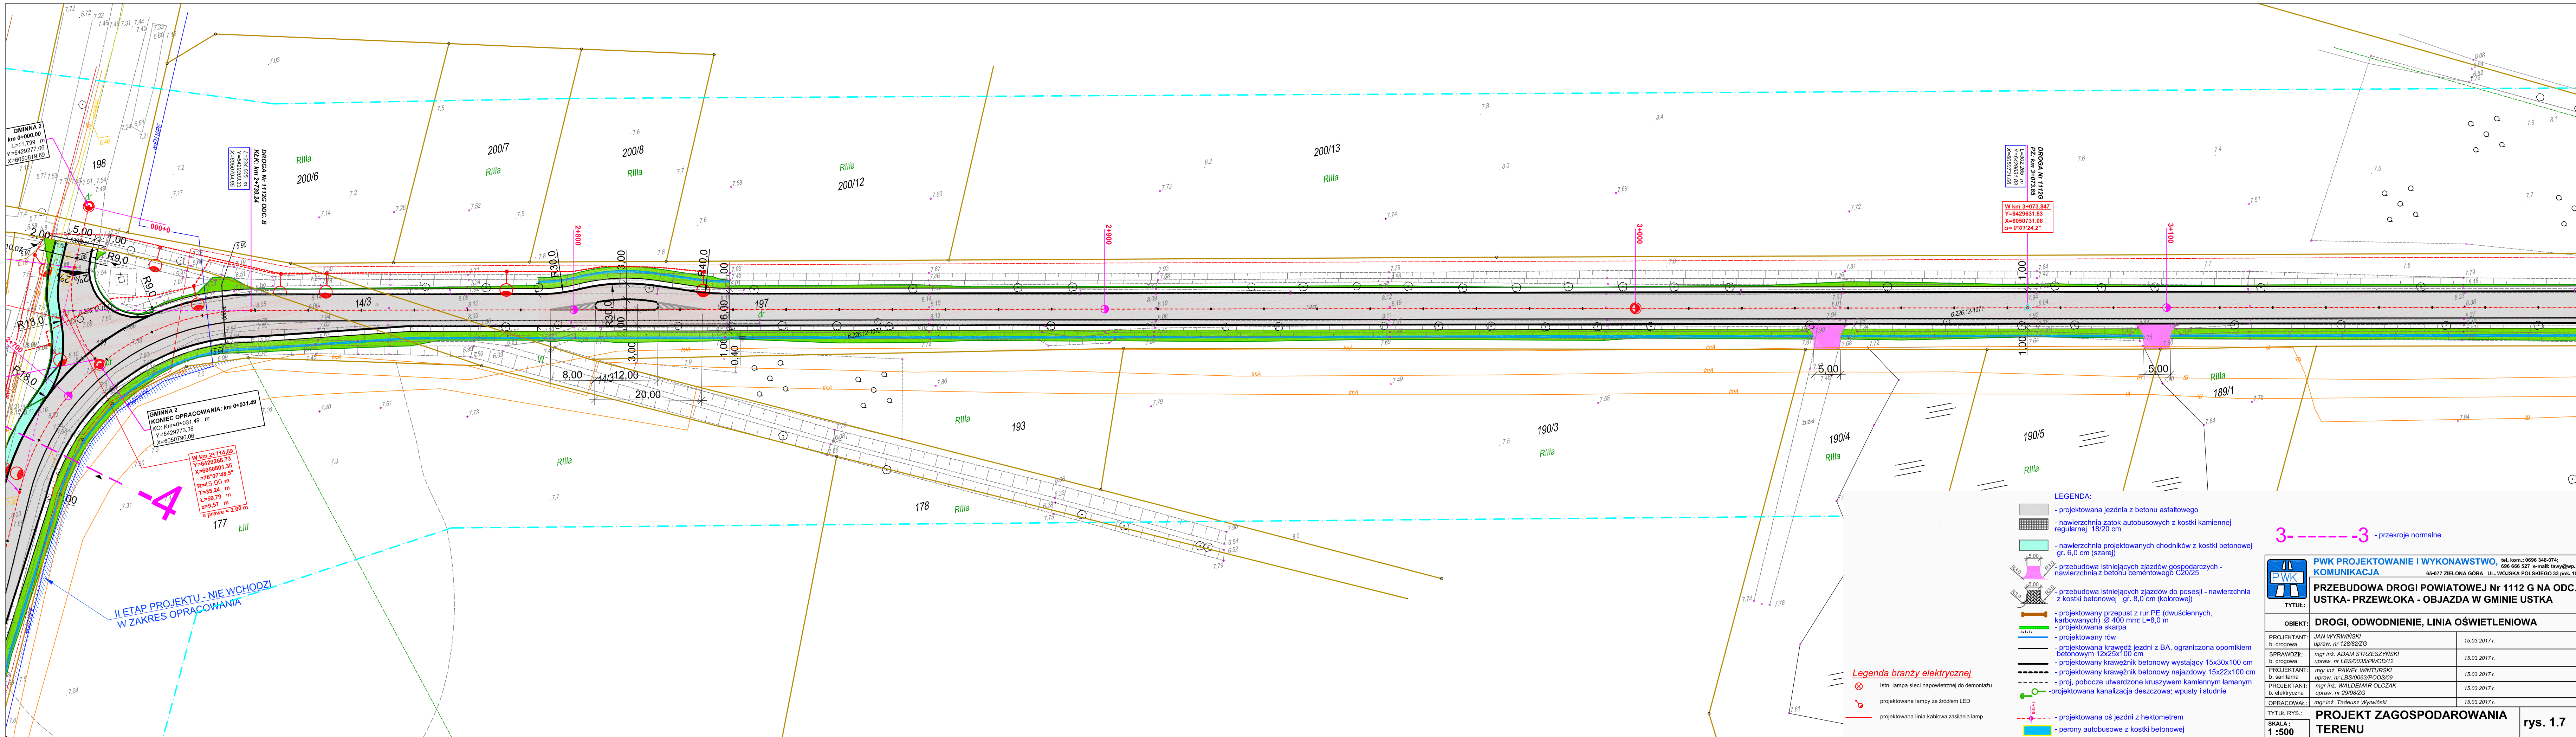

- LEGENDA:**
- projektowana jezdnia z betonu asfaltowego
 - nawierzchnia zatok autobusowych z kostki kamiennej regularnej 18/20 cm
 - nawierzchnia projektowanych chodników z kostki betonowej gr. 8,0 cm (szarej)
 - przebudowa istniejących zjazdów gospodarczych - nawierzchnia z betonu cementowego C20/25
 - przebudowa istniejących zjazdów do posesji - nawierzchnia z kostki betonowej gr. 8,0 cm (kolorowej)
 - projektowany przepust z rur PE (dwusłennych, karbowanych) Ø 400 mm; L=8,0 m
 - projektowana skarpa
 - projektowany rów
 - projektowana krawędź jezdni z BA, ograniczona opornikiem betonowym 12x25x100 cm
 - projektowany krawężnik betonowy wystający 15x30x100 cm
 - projektowany krawężnik betonowy najazdowy 15x22x100 cm
 - proj. pobocze utwardzone kruszywem kamiennym łamanym
 - projektowana kanalizacja deszczowa; wpusty i studnie
 - projektowana oś jezdni z hektometrem
 - perony autobusowe z kostki betonowej

- Legenda branży elektrycznej**
- Istn. lampa sieci napowietrznej do demontażu
 - projektowana lampa ze źródłem LED
 - projektowana linia kablowa zasilania lamp

PWK PROJEKTOWANIE I WYKONAWSTWO KOMUNIKACJA
 65-077 ZIELONA GÓRA UL. WOJSKA POLSKIEGO 33 pok. 108
 tel. kom.: 0696 348-074; 696 666 527 e-mail: taw@wp.pl


TYTUŁ: PRZEBUDOWA DROGI POWIATOWEJ Nr 1112 G NA ODC. USTKA - PRZEWŁOKA - OBJAZDA W GMINIE USTKA

OBIEKT: DROGI, ODWODNIENIE, LINIA OŚWIETLENIOWA	
PROJEKTANT: JAN WYRZYŃSKI b. drogowa upraw. nr 128/82ZG	15.03.2017 r.
SPRAWDZIŁ: mgr inż. ADAM STRZESZYŃSKI b. drogowa upraw. nr LBS/0035/PWOD/12	15.03.2017 r.
PROJEKTANT: mgr inż. PAWEŁ WNIŹURSKI b. sanitarna upraw. nr LBS/0063/POOS/09	15.03.2017 r.
PROJEKTANT: mgr inż. WALDEMAR OLCZAK b. elektryczna upraw. nr 29/98ZG	15.03.2017 r.
OPRACOWAŁ: mgr inż. Tadeusz Wyrzyński	15.03.2017 r.

TYTUŁ RYS.: PROJEKT ZAGOSPODAROWANIA TERENU

SKALA: 1:500

rys. 1.7

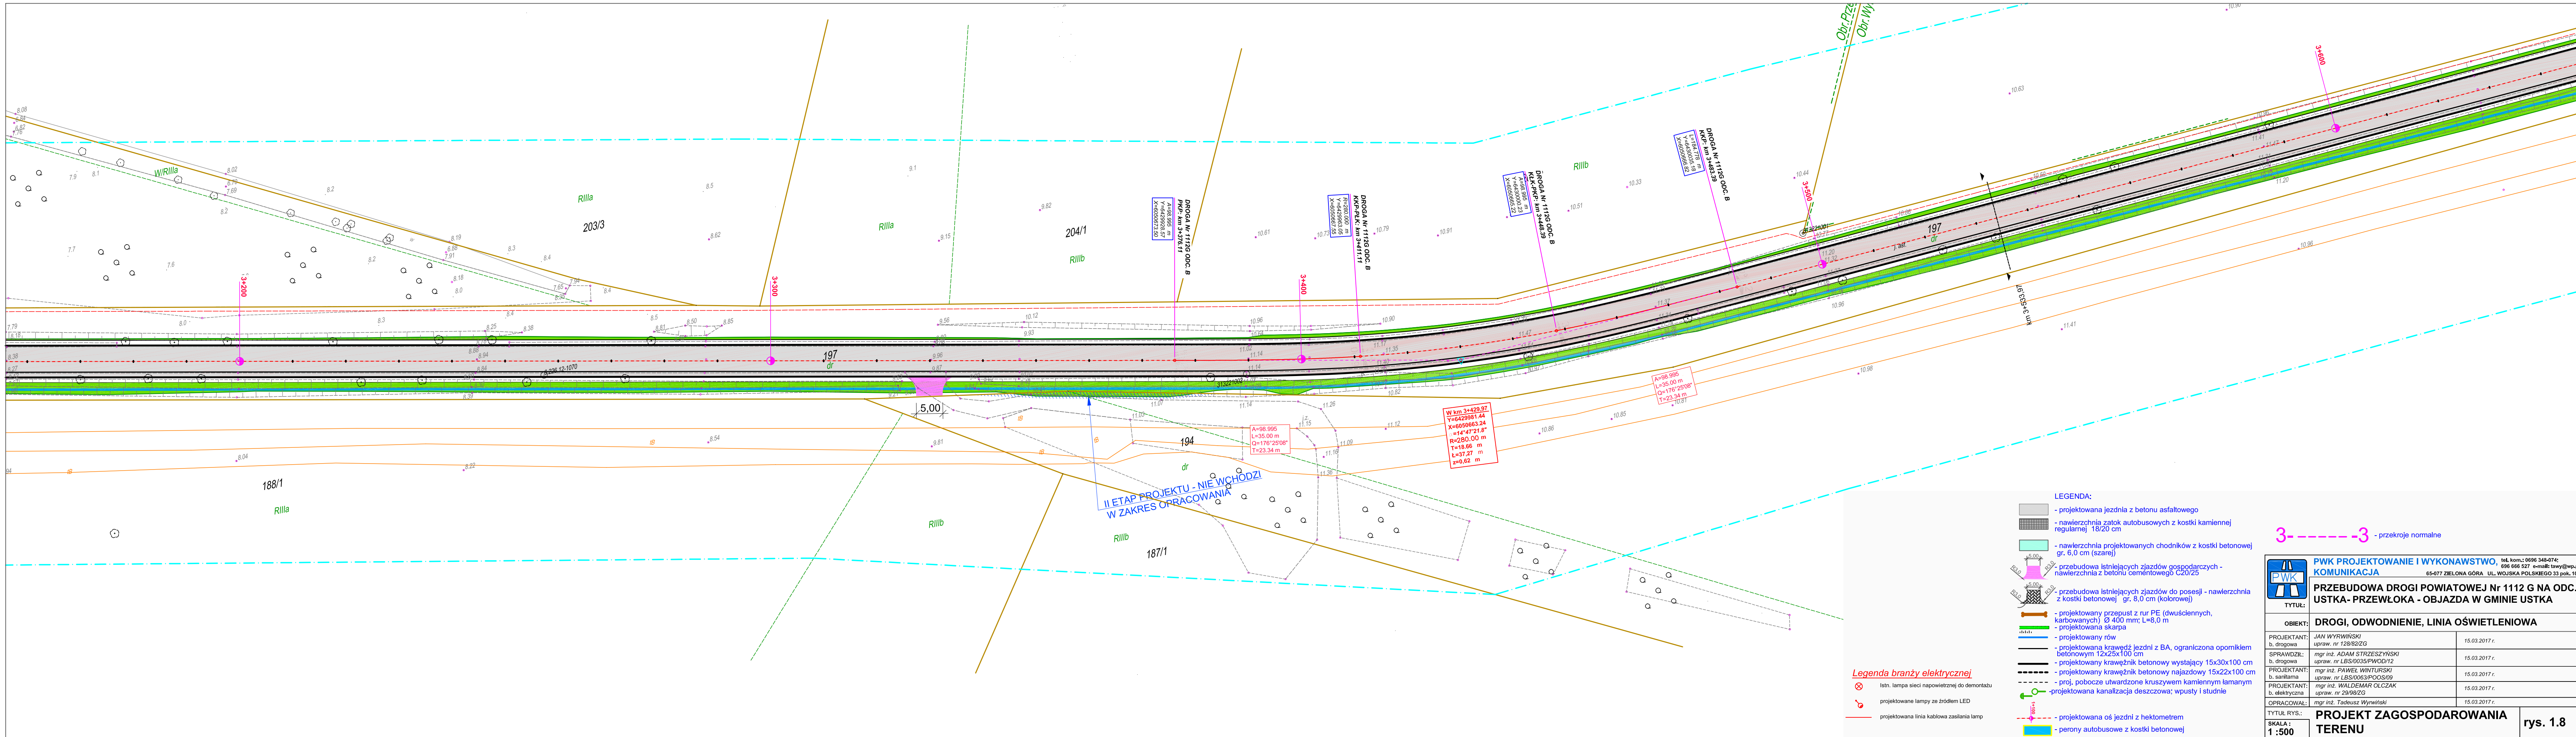

- LEGENDA:**
- projektowana jezdźnia z betonu asfaltowego
 - nawierzchnia zatok autobusowych z kostki kamiennej regularnej 18/20 cm
 - nawierzchnia projektowanych chodników z kostki betonowej gr. 6,0 cm (szarej)
 - przebudowa istniejących zjazdów gospodarczych - nawierzchnia z betonu cementowego C20/25
 - przebudowa istniejących zjazdów do posesji - nawierzchnia z kostki betonowej gr. 8,0 cm (kolorowej)
 - projektowany przepust z rur PE (dwusłennych, karbowanych) \varnothing 400 mm; L=8,0 m
 - projektowana skarpa
 - projektowany rów
 - projektowana krawędź jezdni z BA, ograniczona opornikiem betonowym 12x25x100 cm
 - projektowany krawężnik betonowy wystający 15x30x100 cm
 - projektowany krawężnik betonowy najazdowy 15x22x100 cm
 - proj. pobocze utwardzone kruszywem kamiennym łamanym
 - projektowana kanalizacja deszczowa; wpusty i studnie
 - projektowana oś jezdni z hektometrem
 - perony autobusowe z kostki betonowej

- Legenda branży elektrycznej**
- Istn. lampy sieci napowietrznej do demontażu
 - projektowana lampa ze źródłem LED
 - projektowana linia kablowa zasilania lamp

3-----3 - przekroje normalne

PWK PROJEKTOWANIE I WYKONAWSTWO KOMUNIKACJA tel. kom.: 0696 348-074; 696 666 527 e-mail: tawy@wp.pl 65-077 ZIELONA GÓRA UL. WOJSKA POLSKIEGO 33 pok. 108	
TYTUŁ: PRZEBUDOWA DROGI POWIATOWEJ Nr 1112 G NA ODC. USTKA - PRZEWŁOKA - OBJAZDA W GMINIE USTKA	
OBIEKT: DROGI, ODWODNIENIE, LINIA OŚWIETLENIOWA	
PROJEKTANT: b. drogowa mgr inż. JAN WYRZYŃSKI upraw. nr 128/62/ZG	15.03.2017 r.
SPRAWDZIŁ: b. drogowa mgr inż. ADAM STRZESZYŃSKI upraw. nr LBS/0035/PWOD/12	15.03.2017 r.
PROJEKTANT: b. sanitarna mgr inż. PAWEŁ WNIŹSKI upraw. nr LBS/0063/POOS/09	15.03.2017 r.
PROJEKTANT: b. elektryczna mgr inż. WALDEMAR OLCZAK upraw. nr 29/98/ZG	15.03.2017 r.
OPRACOWAŁ: mgr inż. Tadeusz Wyryński	15.03.2017 r.
TYTUŁ RYS.: SKALA: 1:500	PROJEKT ZAGOSPODAROWANIA TERENU rys. 1.8