


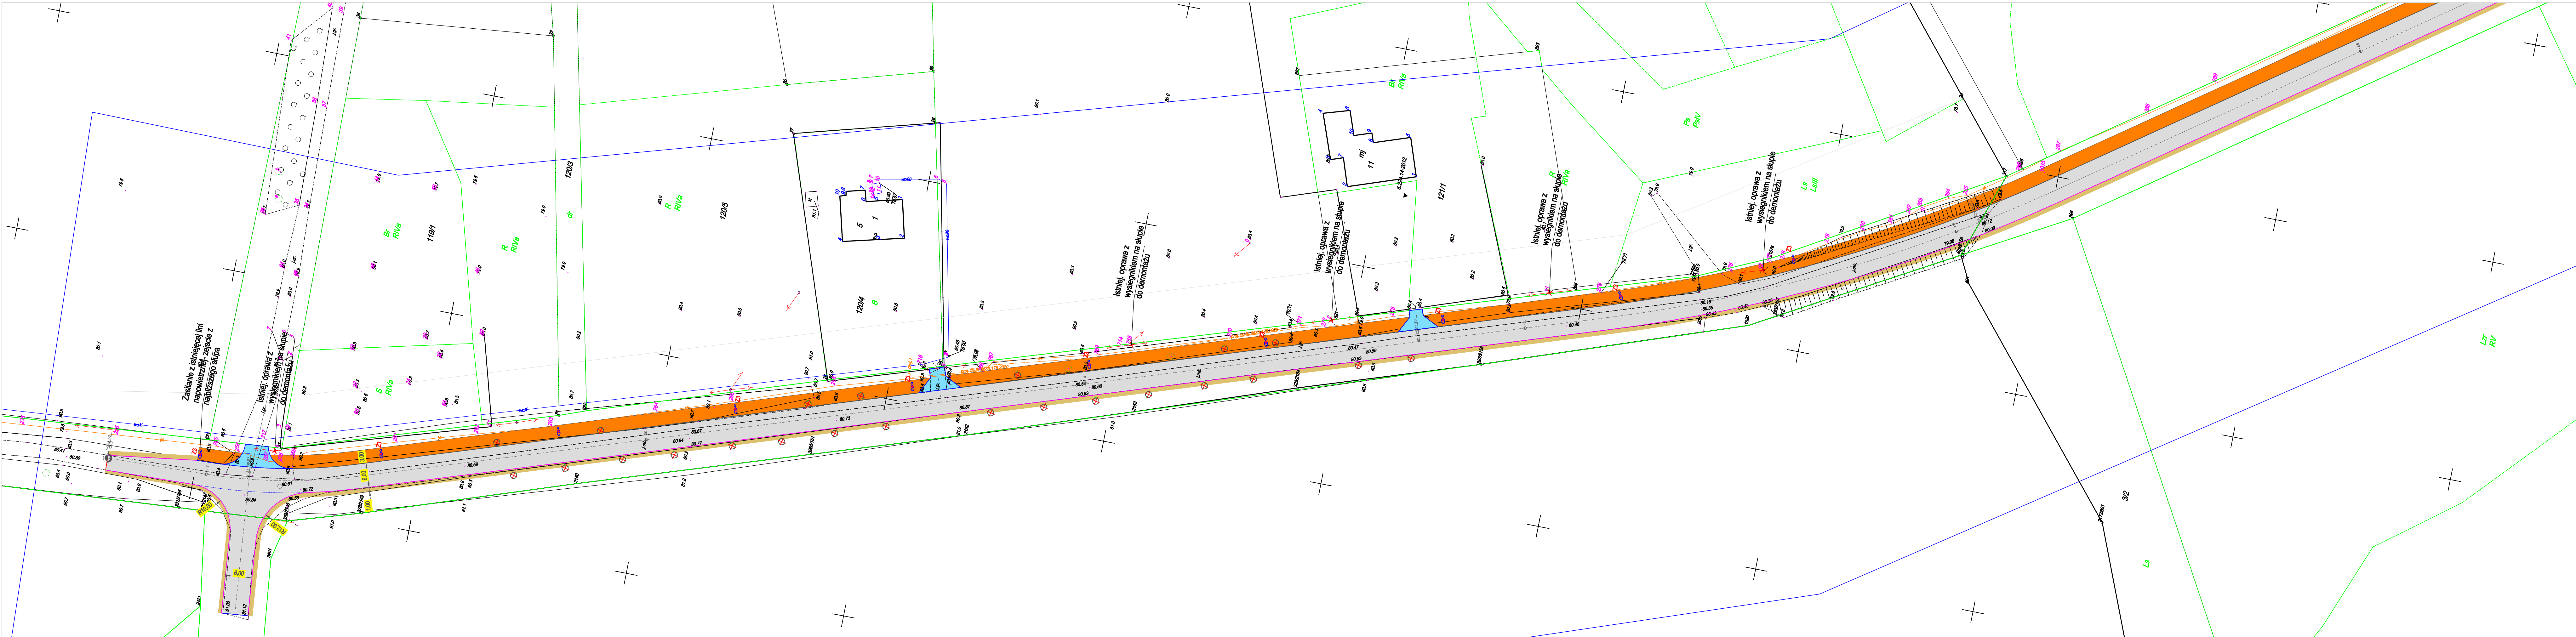

LEGENDA:

- krawężnik uliczny (wielkość +15 cm)
- krawężnik najazdowy (wielkość +5 cm)
- opaska betonowa (wielkość 0 cm)
- ścieżka chodnikowa
- ścieżka pieszo-rowerowa (szer. nominalna 3,0 m)
- chodnik (szer. nominalna 2,0 m)
- ścieżka rowerowa z drogiem podzielnym
- oświetlenie z kaskadą świetlną
- nowa warstwa betonowa
- podłoża
- ziemia
- projektowana kanalizacja deszczowa
- projektowane studzienki betonowe DN1000
- projektowany wyłaz betonowy
- projektowany separator zintegrowany z osadnikiem
- projektowana studzienka DN1000 do poboru próbek
- projektowany wpułt uliczny DN600 z osadnikiem min. 1m
- do wyschnięcia

STOWARZYSZENIE INŻYNIERÓW I TECHNIKÓW KOMUNIKACJI
Rozwojowa Politechnika Koszalińska
ul. Kijowska 5
75-671 Koszalin

Pracownia Projektów Drogowych
Wojciech Łach
ul. Młodsza 5, 75-430 Koszalin
tel. 501 519 775

Realizacja drogi powiatowej 11502 w obszarze Międzyzdrojów - Działka 11502/01

Temat: Projekt zagospodarowania terenu - KANALIZACJA

Projektant: mgr inż. Władysław Łach

Opiniodawca: mgr inż. Władysław Łach

Sprowadzający: mgr inż. Władysław Łach

Data: 09.2020

Skala: 1:500

Rys. nr: D1.7